



PIANTA PIANO TERRA

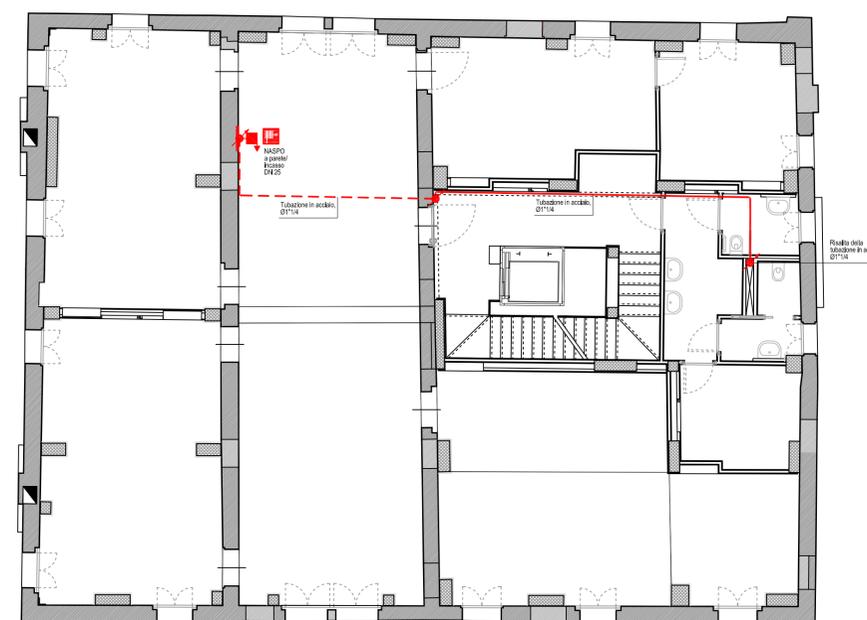

PIANTA PIANO PRIMO

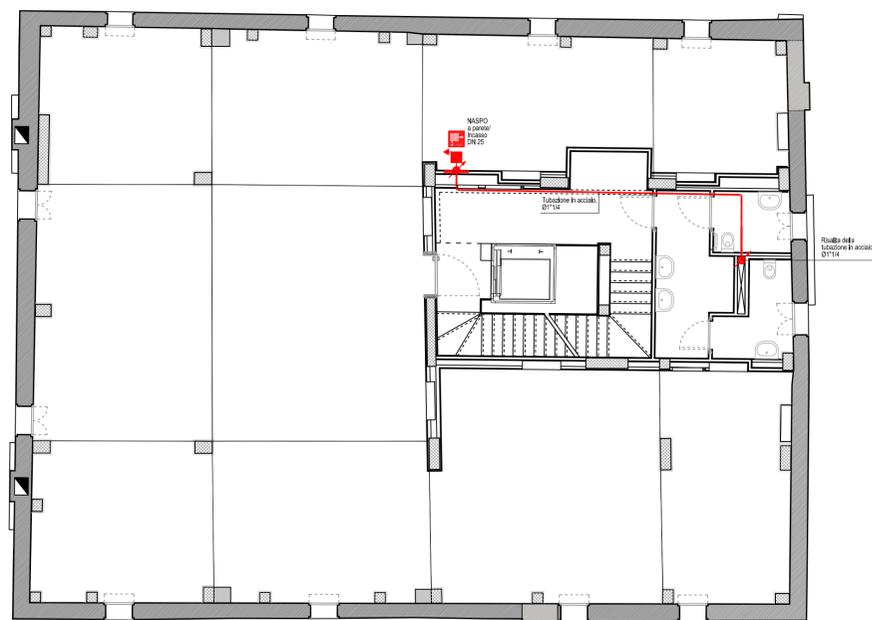

PIANTA PIANO SECONDO

SIMBOLI	
	Tubazione fuori terra in acciaio zincato
	Tubazione sotto traccia, in guaina o apposito alloggiamento
	Naspo antincendio

<p>Comune di Volpago del Montello Provincia di Treviso piazza Ercole Bottani, 4. 31040, Volpago del Montello (TV)</p>		
		responsabile unico del procedimento arch. Alessandro Perin
denominazione opera Aggiornamento della progettazione esecutiva, nonché direzione lavori, misura e contabilità e coordinamento della sicurezza in fase di progettazione ed esecuzione per i lavori di recupero dell'immobile storico-artistico di Cà Bressa denominato "ex Convento dei Nonantolani" in Comune di Volpago del Montello (TV) - Il stralcio.		progettazione architettonica e sicurezza in fase di progettazione ed esecuzione - capogruppo arch. Luca Feltrin
oggetto: Progetto impianto antincendio a naspi Pianta piano terra, primo e secondo - scala 1:100 -		collaborazione alla progettazione arch. Anna Michielin
data Febbraio 2020		TAV. IA/01
scala 1:100		
progettazione antincendio e progettazione impianti termo-meccanici ed elettrici Studio Ingegneria Semenzin e Sernagiotto		